

	Estintore portatile
	Estintore a carrello
	Impianto di allarme
	Spacchio impianto elettrico
	Impianto miscelazione fumi
	Attacco singolo per auto-pompe
	Porta taglia fuoco
	Uscio in alto
	Uscio in basso
	Uscio orizzontale
	Volante intercettazione manuale
	Volante intercettazione automatica
	Naspo


AS
Area o compartimento con copertura totale di impianto sprinkler

MARCONI 2008


MARCONI 2008

MARCONI 2008


MARCONI 2008

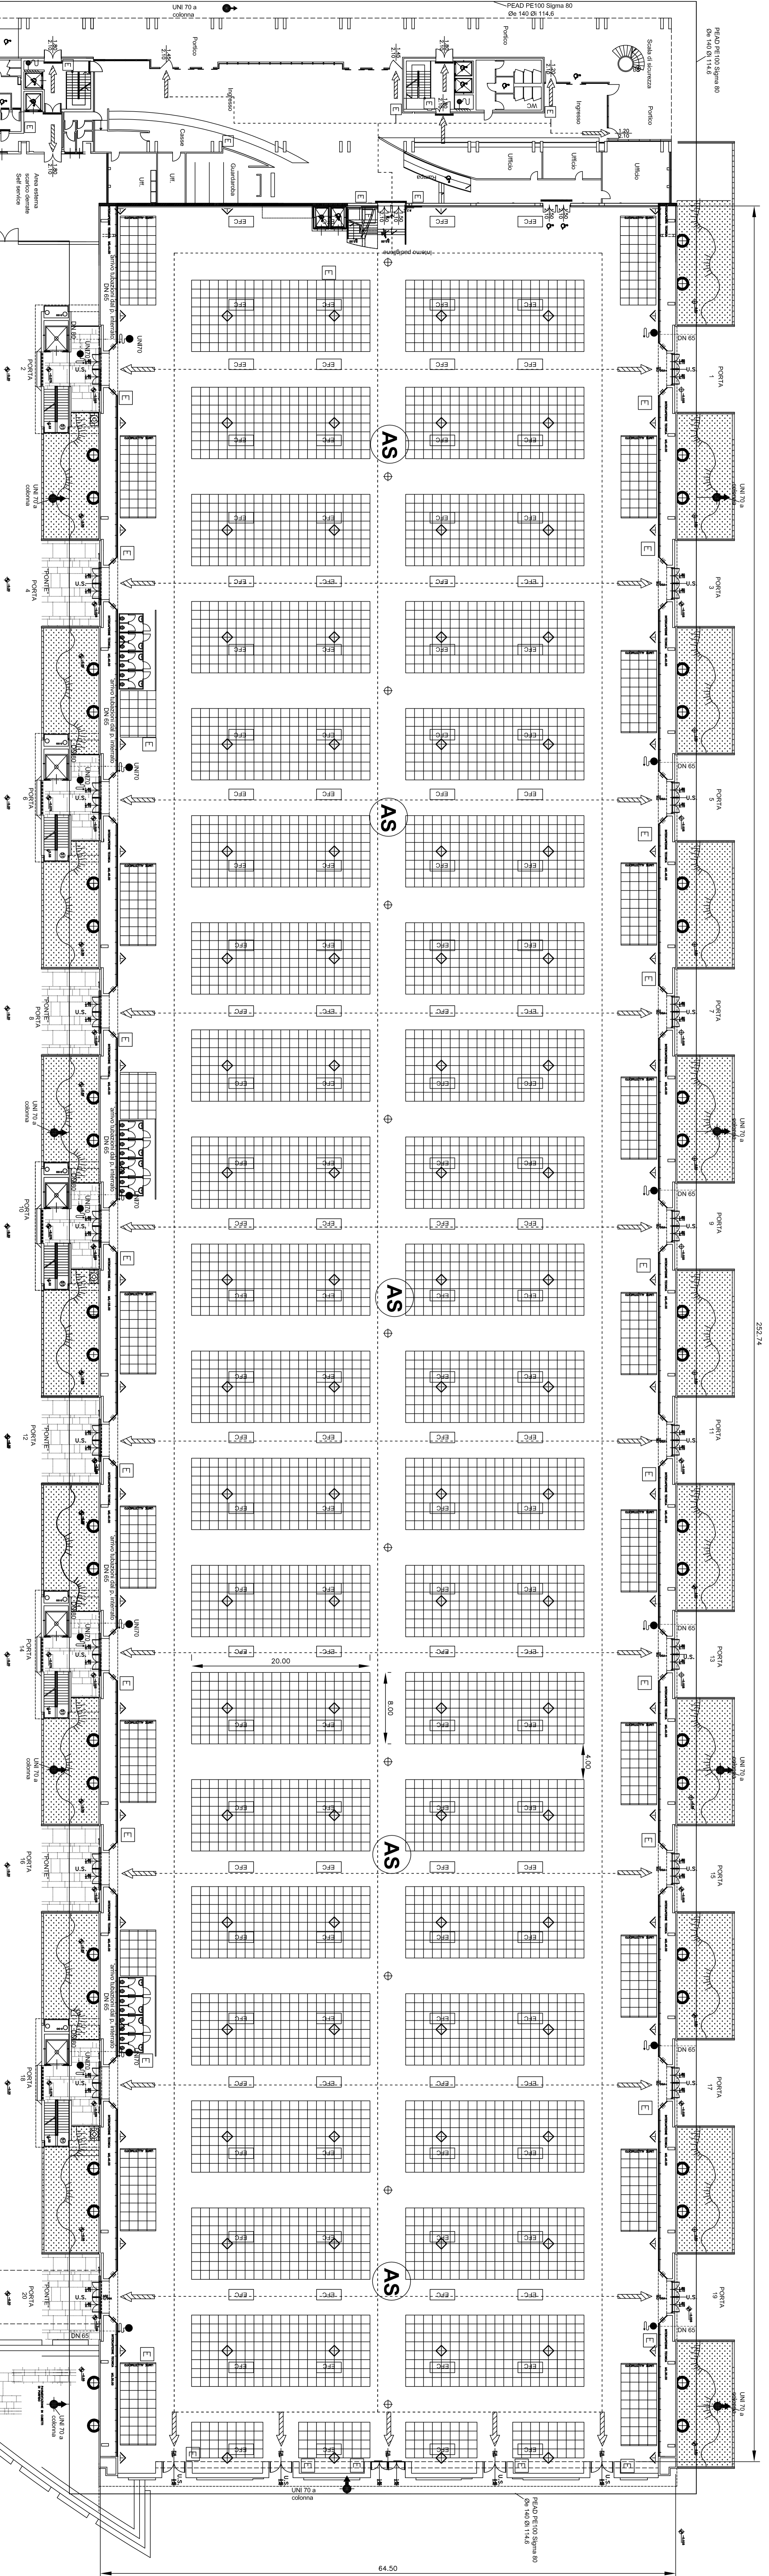

Particolare stazione di pompaggio

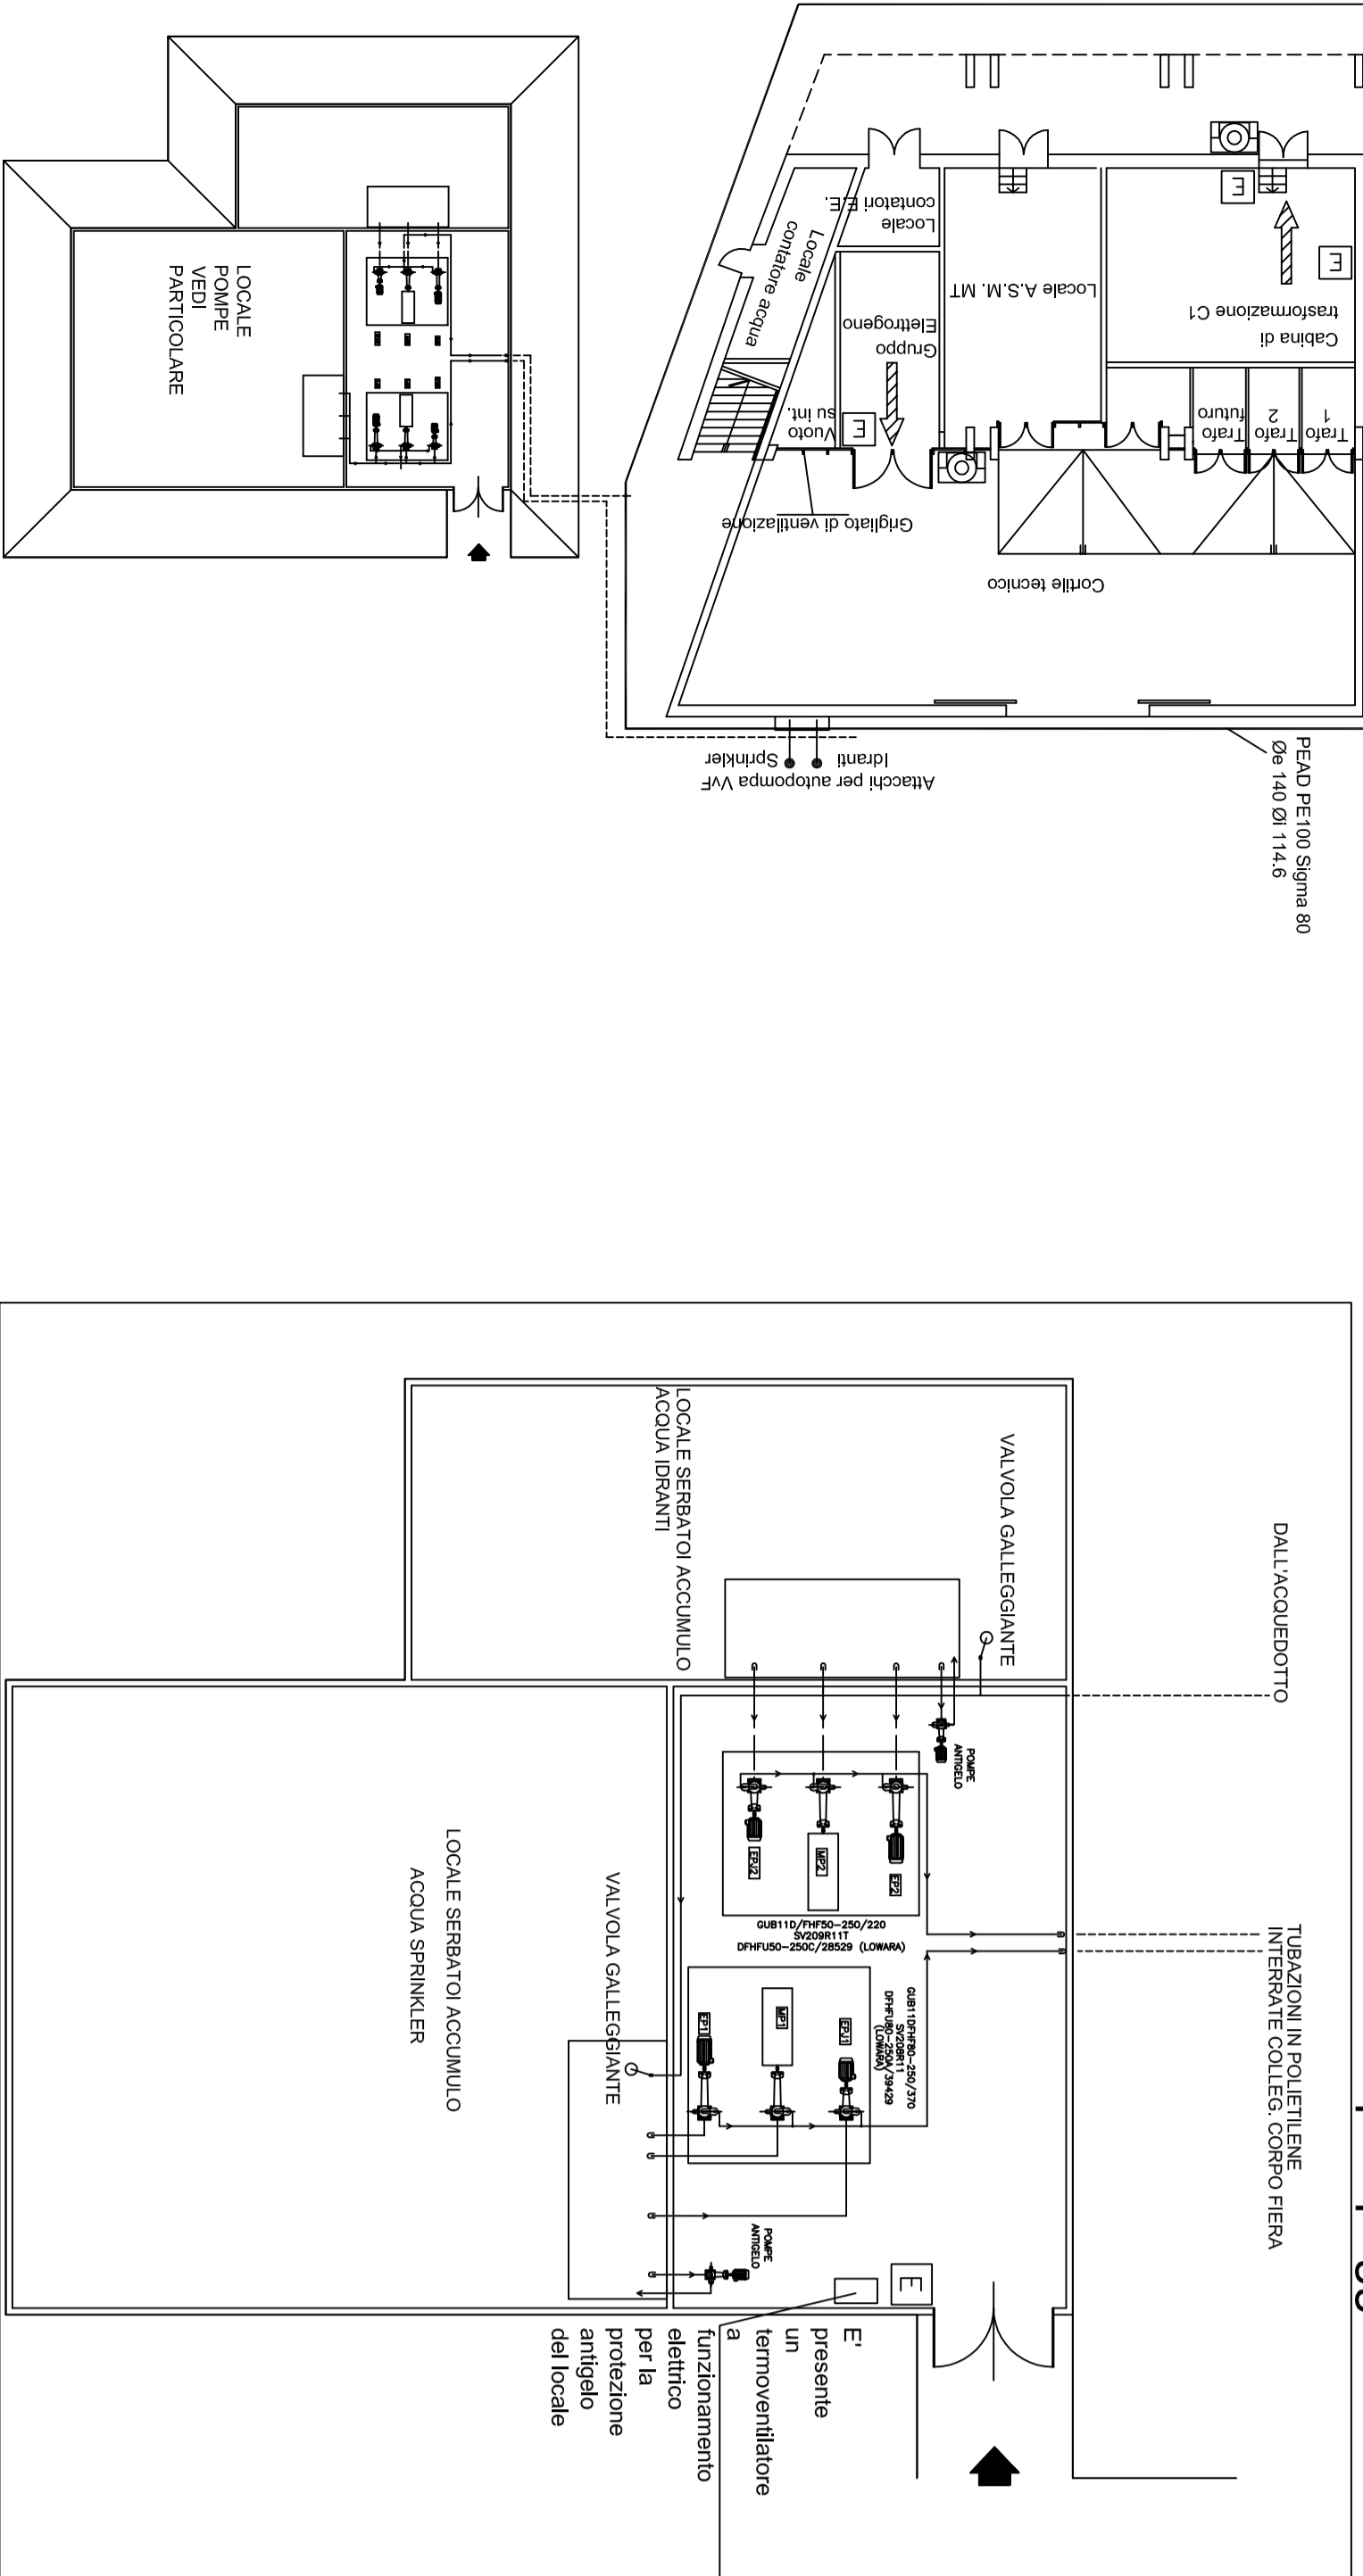

Particolare Cabina M.T./Gruppo Elettrogeno

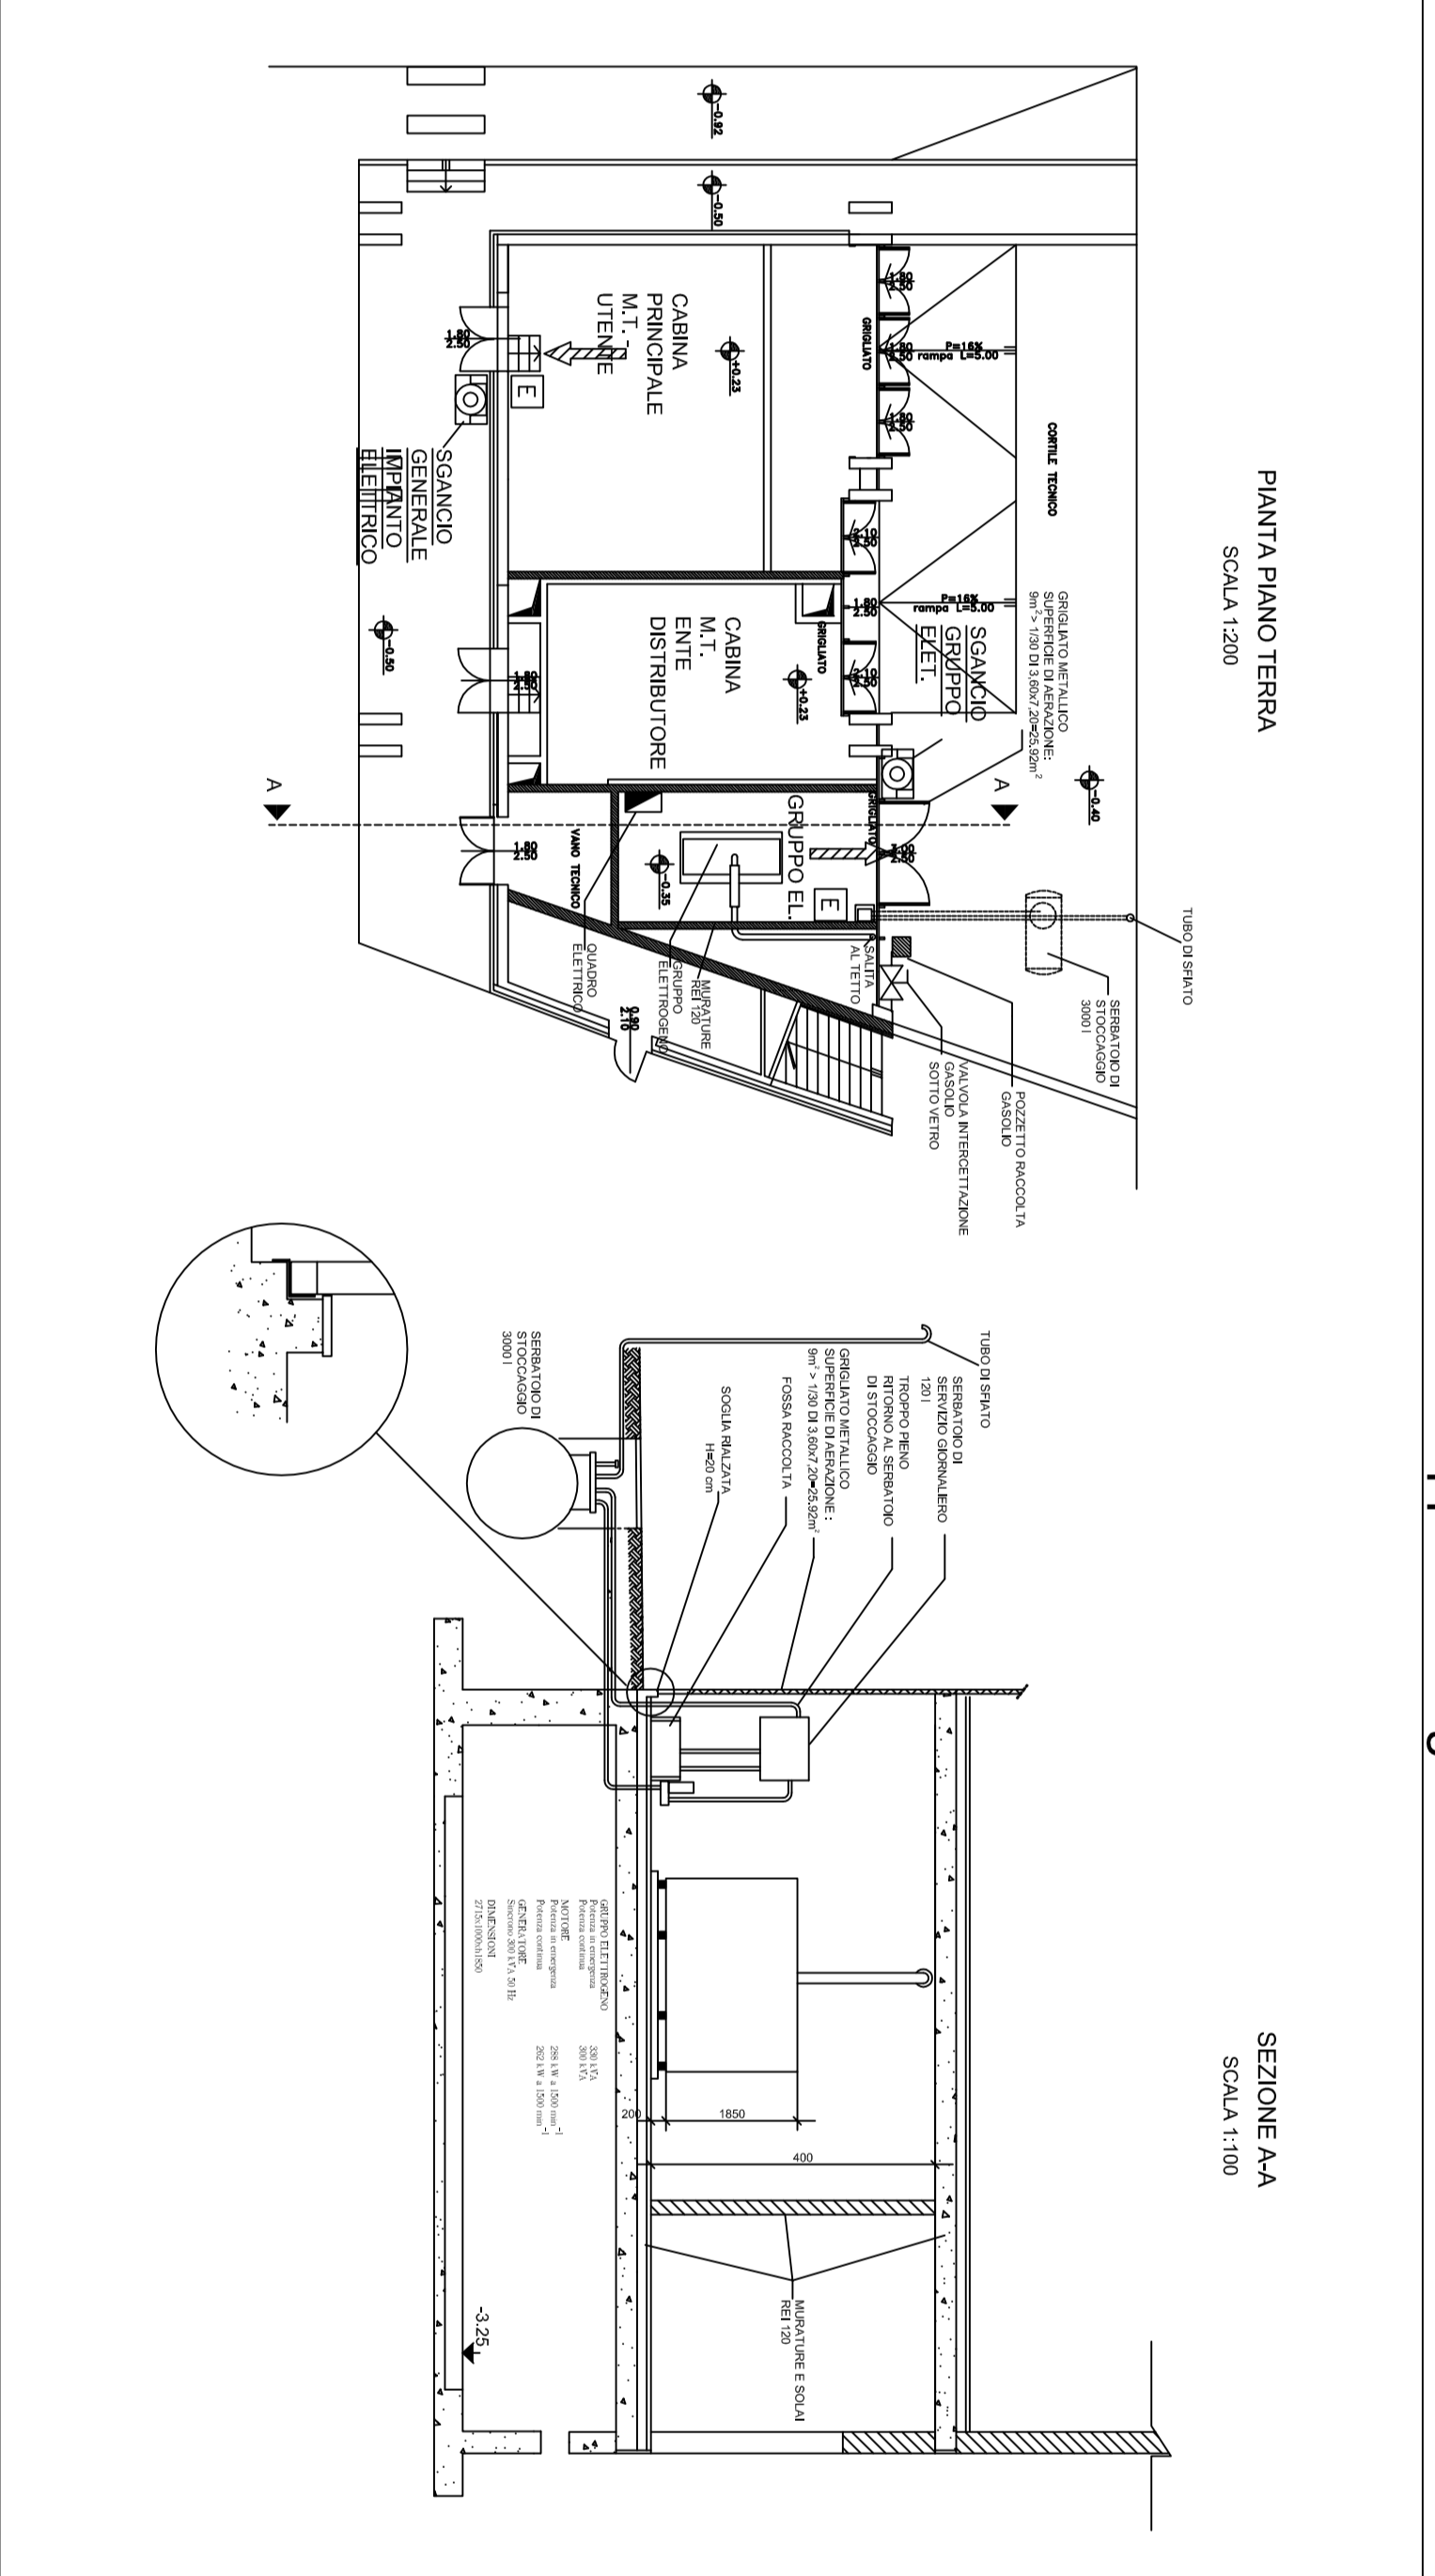

Committente: IMMOBILIARE FIERA SPA
 Comune di BRESCIA, VIA CAPRERA, 5
Objetto: ADEGUAMENTO ALLE NORME DI PREVENZIONE INCENDI
 Tavola: LAY-OUT SOLE e Panninetta
 Generale Padiglione
 BRIXIA FORUM
 File name: 2_Imm Fiera.dwg

Tecnico
 Dott. Ing.
GRAZIANO BIONDI
 Codice di Specializzazione
 BS 2278 - 1292

Sintex
 SERVIZI PER L'INDUSTRIA
 Via Artigianato, 9 - TORBOLE CASAGLIA (BS)
 Tel. 030/2150381 fax 030/2650268 Internet: http://www.fircrai.it

Taratura n° 2 | Data 04/17
 Scala 1:250 | Agg.
 File name: 2_Imm Fiera.dwg